

1693/6
PRZEPOMPA

BA

260.0


260.1

260.1

4/6

6554500
5543800

P5
rz. t 261,08
rz. d 256,46

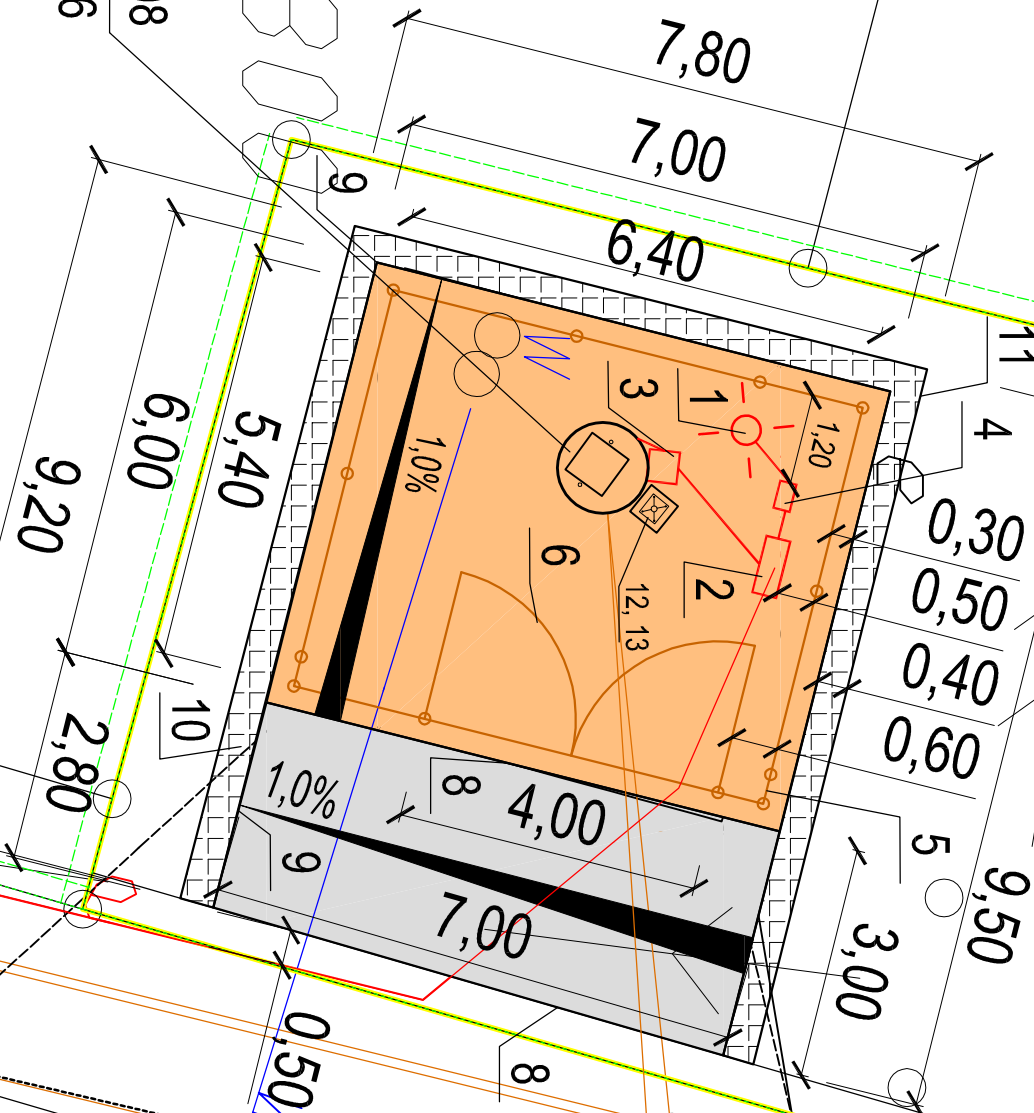

OZNACZENIA:

- istn. kanalizacja sanitarna
- istn. rurociąg tłoczny Dż110mm
- istniejący gazociąg
- istniejący wodociąg
- istniejący kabel energetyczny
- granica działki
- istniejąca pompownia ścieków P5
- projektowane ogrodzenie panelowe systemowe
- projektowany plac o nawierzchni z kostki
- projektowany plac o nawierzchni bitumicznej
- projektowany słup oświetleniowy
- projektowany żuraw wraz ze stopą i fundamentem
- projektowana szafa pośrednia
- projektowana szafa sterująca wraz ze złączem licznikowym
- proj. umocnienie płytami ażurowymi typu "Kratka"

43-300 Bielsko-Biała, ul. Poniatowskiego 6
AKTYM
Sp. z o.o.

Zadanie: „Modernizacja pompowni ścieków P5 wraz z remontem ogrodzenia i nawierzchni tej pompowni”	Projektował: mgr inż. Anna Smyrdek nr upraw. SIK4358P0005173 spec. instalacyjna	Podpis:		
Tytuł: Pompownia ścieków P5 - projekt zagospodarowania terenu	Nr. proj.: 10-04-2016	Skala: 1:100	Data: 05.2016r.	Nr. rys.: 1