



# PRZEKRÓJ

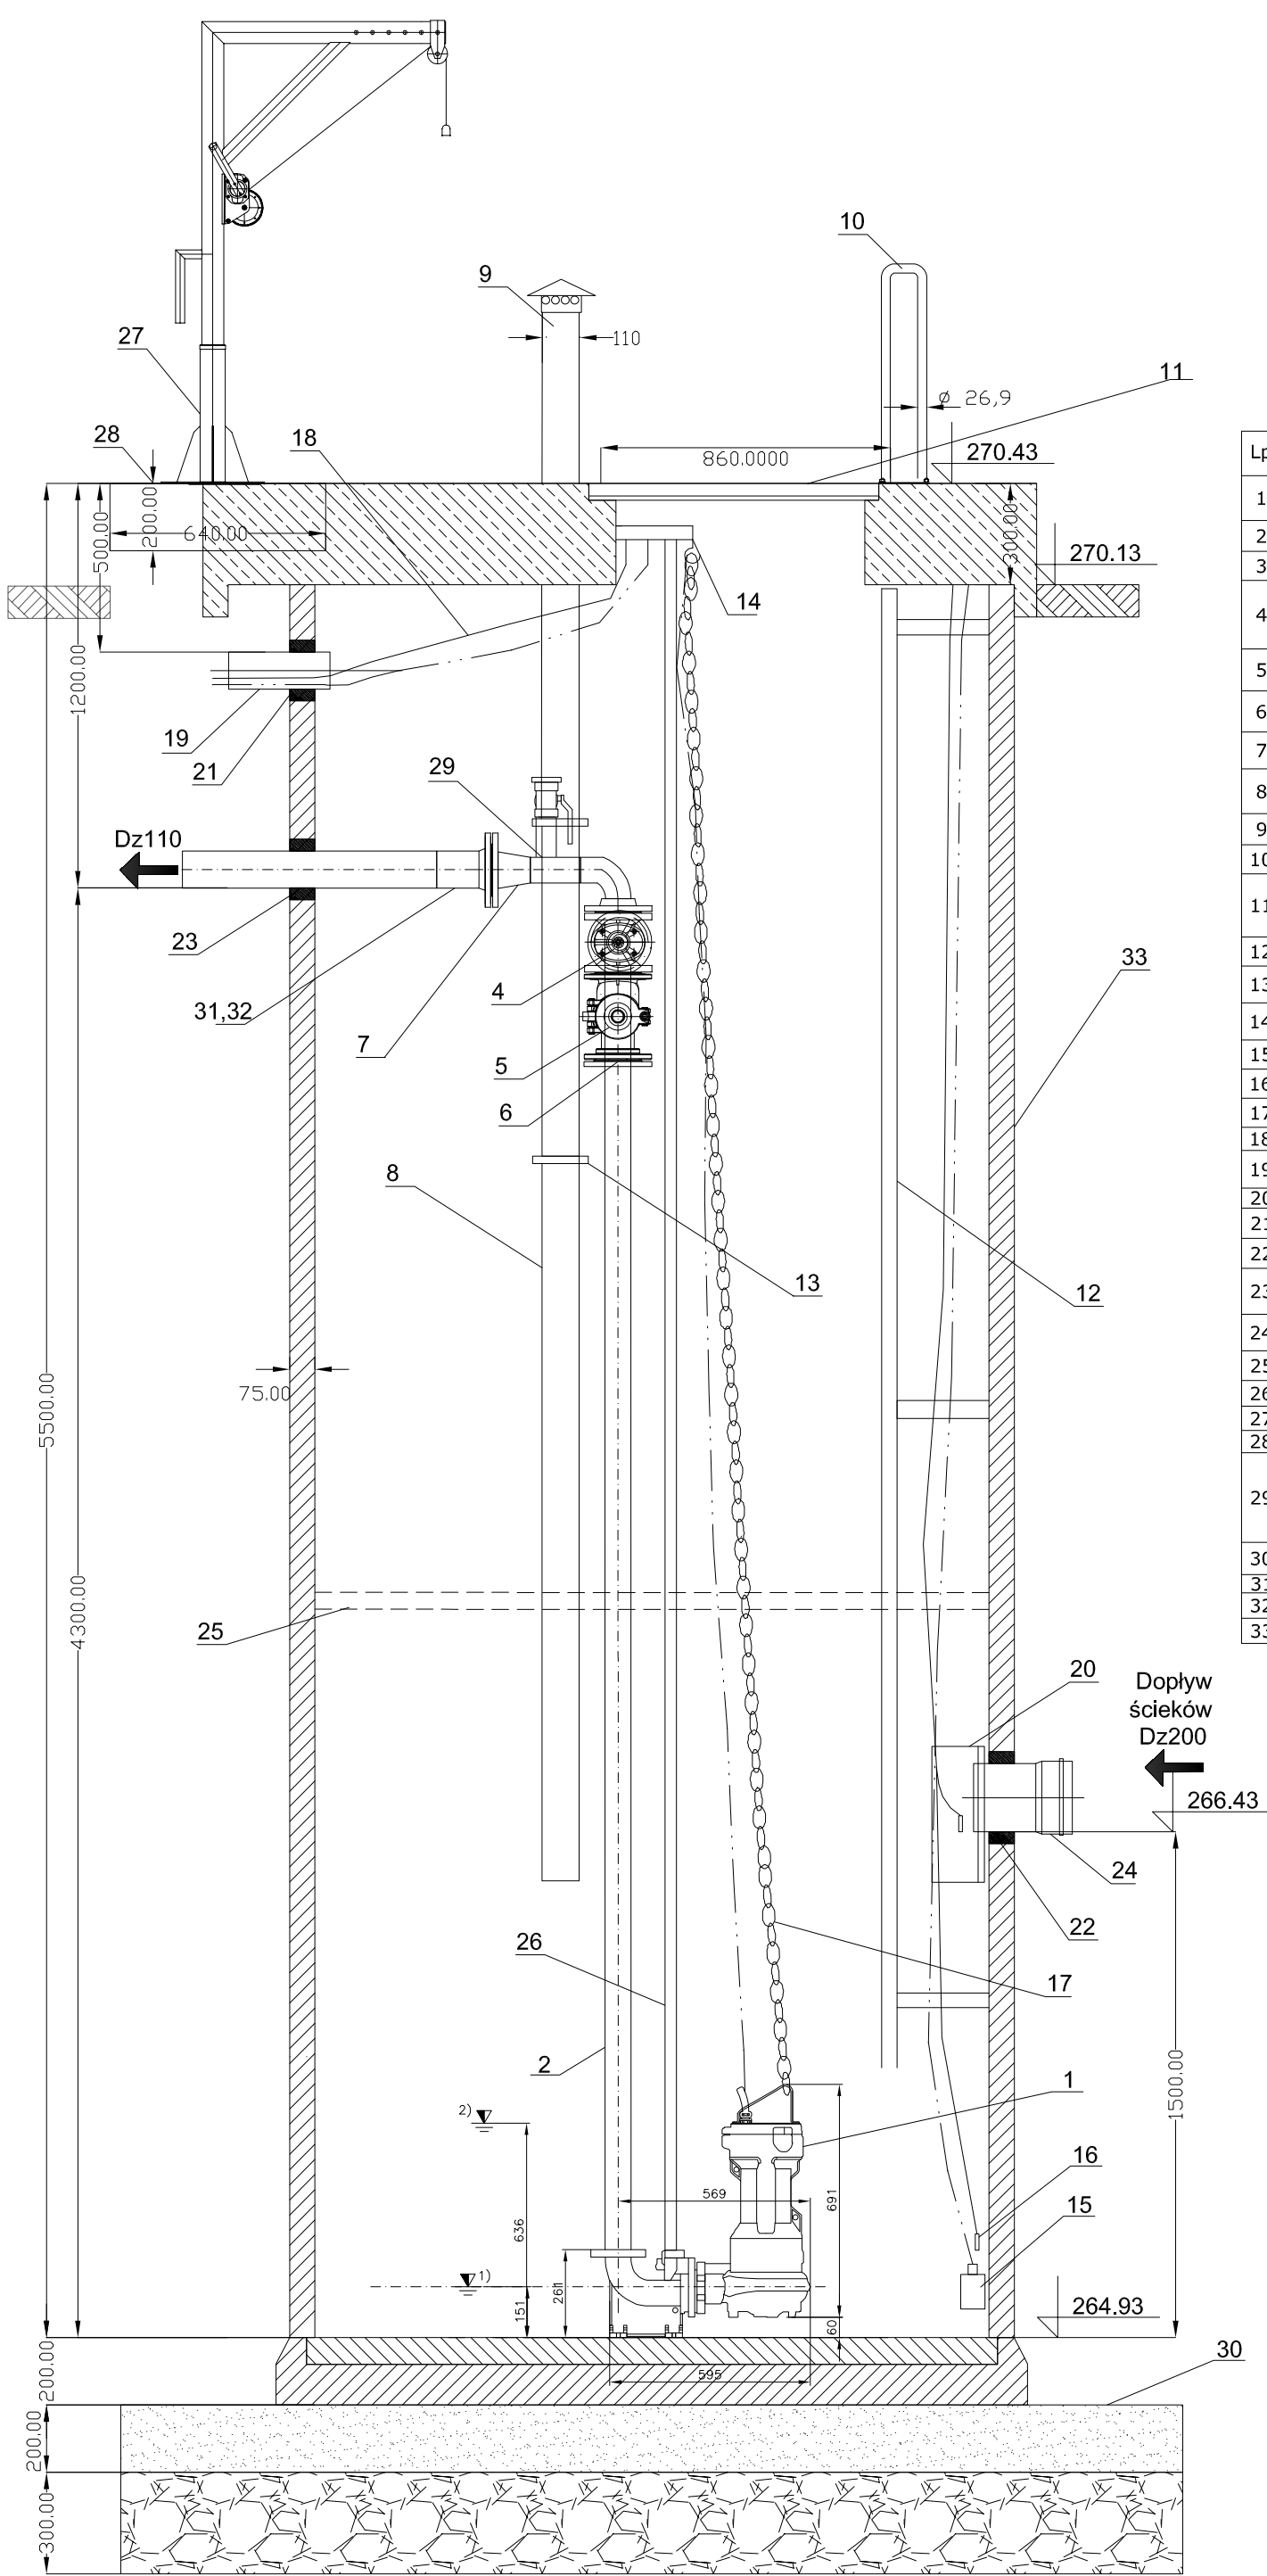

Lp	Wyszczególnienie	Ilość
1	Pompa zatapialna - KSB Amarex ARX F065-150/017F4USG -180/0000M000	2
2	Rura DN65 (76,10x3,20), stal nierdzewna AISI 304	komplet
3	Łuk 90° DN65, stal nierdzewna AISI 304	2
4	Zasuwa kołnierzowa typ E krótka DN65 PN16 wraz z kółkiem oraz uszczelkami NBR DN65 z wkładką metalową - 4szt.	2
5	Zawór zwrotny kulowy DN65 PN10 HAWLE 9841wraz z uszczelkami NBR DN65 - 4szt.	2
6	Złączka kołnierzowa DN65, stal nierdzewna AISI 304	1
7	Zwężka symetryczna DN100/65, stal nierdzewna AISI 304	1
8	Rura kanalizacyjna Dz110mm, stal nierdzewna (wentylacja) AISI 304	2
9	Kominiek wentylacyjny DN100, stal nierdzewna AISI 304	2
10	Poręcz ze stali nierdzewnej AISI 304	2
11	Właz montażowo - obsługowy jedno klapowy z stali kwasoodpornej 1.4307 Integra typ WR-K 1200x860 z kontaktronowym czujnikiem otwarcia włazu	1
12	Drabinka żelazowa ze stali nierdzewnej AISI 304	1
13	Uchwyt mocujący rurę wywiewną ze stali nierdzewnej AISI 304	4
14	Wieszak do kabli oraz łańcucha - stal nierdzewna AISI 304	4
15	Sonda hydrostatyczna APLISENS SG-25S	1
16	Wylącznik pływakowaty MAC-3	2
17	Łańcuch ze stali nierdzewnej AISI 304	4
18	Uziemienie pompy wraz z sondami L=3m szt.4	komplet
19	Przepust kablowy Ø110mm wraz z uszczelnieniem INTEGRA	1
20	Deflektor ze stali nierdzewnej	1
21	Przejście szczelne dla rury Dz110mm PVC-U	1
22	Przejście szczelne dla rury Dz200mm PVC-U	1
23	Uszczelnienie łańcuchowe DN100mm (elastomer/stal nierdzewna)	1
24	Króciec napływowy PVC-U Dz200mm	1
25	Podest obsługowy ze stali nierdzewnej	1
26	Prowadnice rurowe ze stali nierdzewnej	2 kpl.
27	Żuraw wraz ze stopą Anrex ZS 25	1
28	Fundament pod żuraw słupowy	1
29	Połączenie przewodów tłocznych za pomocą łącznika V DN65 wyposażonego w zawór płuczący kulowy DN 50 z stali nierdzewnej z złączką strażacką DN 75	1
30	Fundament pod zbiornik pompowni 3000x3000	1
31	Tuleja kołnierzowa PE100 Dz110	1
32	Kolnierz luźny DN100, stal nierdzewna AISI 304	1
33	Zbiornik pompowni z polimerobetonu DN 2000 mm	1

# RZUT

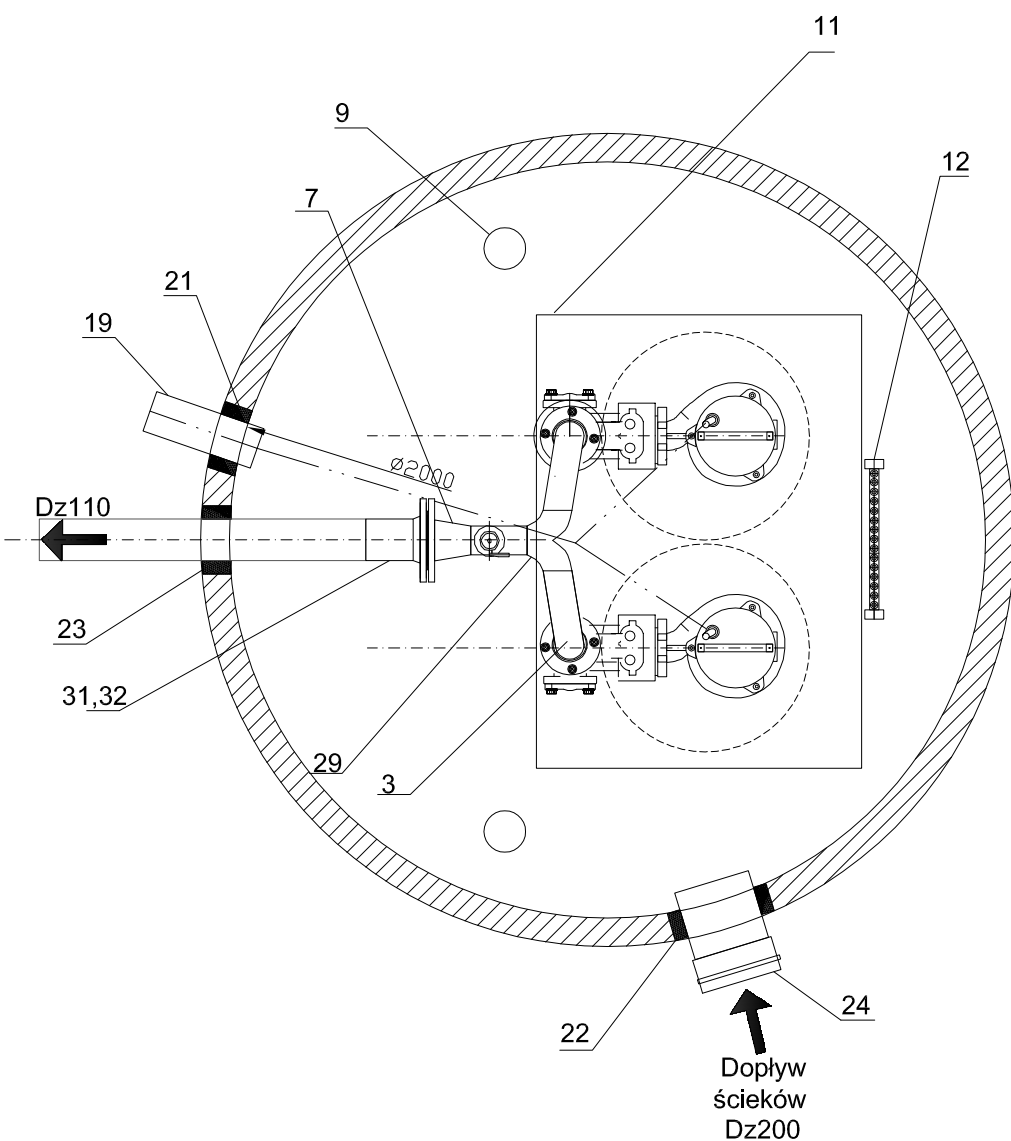

43-300 Bielsko-Biała ul. Żywiecka 13

**AKTYN**  
Sp. z o.o.

Inwestor: Przedsiębiorstwo Gospodarki Komunalnej Sp. z o.o. 43 - 267 Suszec ul. Ogrodowa 2	Projektował:  mgr inż. Marta Blachut upr nr SLK/6734/PWBS/16 spec. instalacyjna	Imię i nazwisko / nr upr. bud.,  mgr inż. Katarzyna Puszczewicz	Podpis:
Zadanie: Budowa pompowni P12 wraz z ogrodzeniem, nawierzchnią pompowni i wjazdem	Opracował:	mgr inż. Katarzyna Puszczewicz	
Stadium: Projekt techniczny	Nr projektu: 02-01-2020	Skala: 1:20	Data: 09.2020r.
Tytuł rys.: Schemat pompowni P12			Nr rys.: <b>2</b>